

 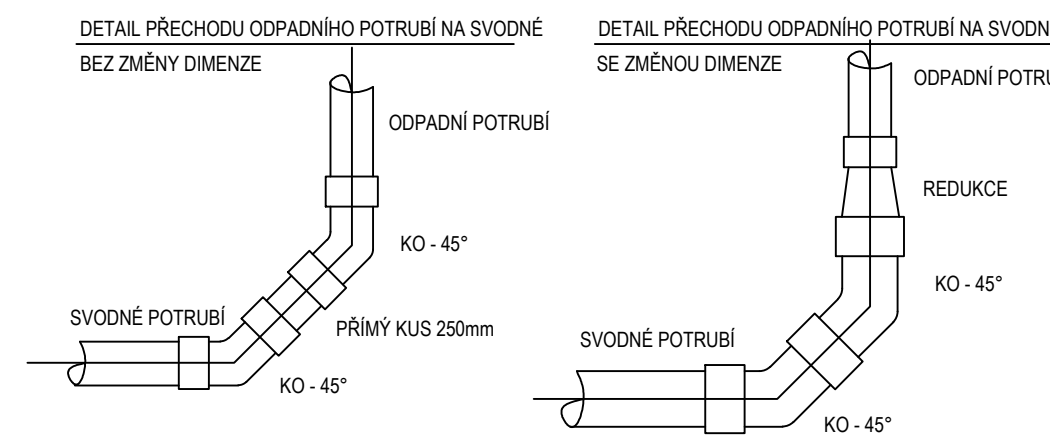
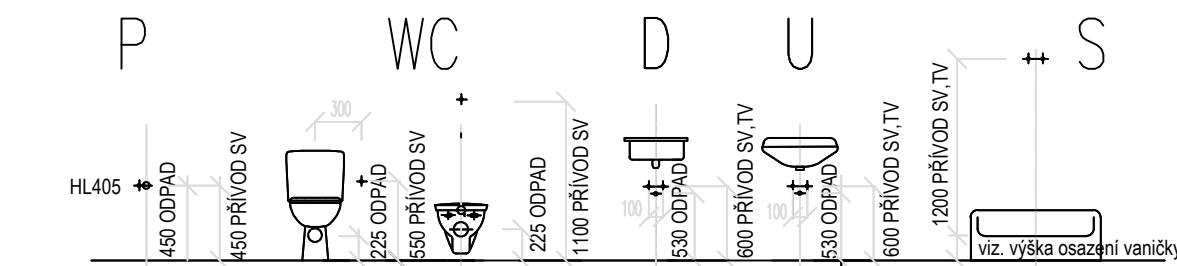


**PŮDORYS 2NP - TECHNICKÉ PATRO - NOVÝ STAV**  
**KANALIZACE - M 1:50**



### LEGENDA ČAR

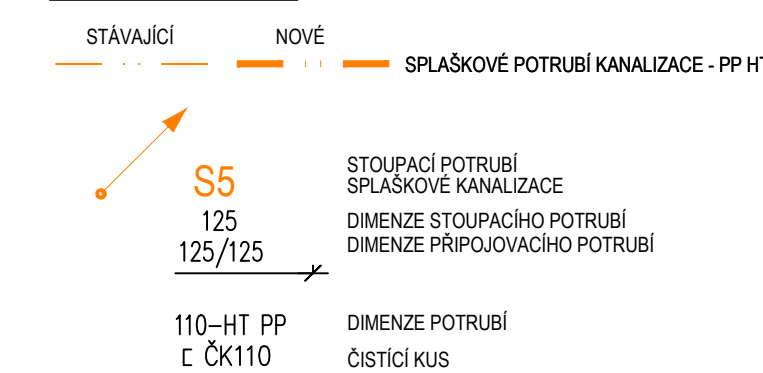



## POZNÁMKY

- HRANICE ŘEŠENÉHO ÚZEMÍ V RÁMCI ZÁJEMÍ POSLOVNÝ
- 1) STÁVAJÍCÍ SVODNÉ KANALIZAČNÍ POTRUBÍ VEDOUČÍ Z POSLOVNÝ BUDE DEMONTOVÁNO  
tzn. NOVÉ BUDE OSAŽENO STOUPACÍ POTRUBÍ ÚZ. SZ. S3, S4, S5
  - 2) STÁVAJÍCÍ LÉČKA KAMENNINOVÉ POTRUBÍ V 1 NP BUDE ZACHOVÁNO
  - 3) STOUPACÍ A PŘÍPOJOVACÍ POTRUBÍ BUDE PŘEVEDENO POTRUBNÍM HT - SYSTÉMEM (PP)
  - 4) MINIMÁLNÍ SKLON PŘÍPOJOVACÍHO POTRUBÍ BUDE 3‰
  - 5) MINIMÁLNÍ SKLON SVODNÉHO POTRUBÍ SPLAŠČOVÉ KANALIZACE BUDE 2‰
  - 6) NA POTRUBÍ BUDOU INSTALOVÁNY ČISTIČE TVAROVY DLE ČSN 75 8760
  - 7) ZAPŘÍČOVACÍ PŘEMĚTY BUDOU VYBAVENY ZAPŘÍČOVACÍMI UZÁVĚRY

**POZOR! OMEZENÝ PŘÍSTUP DO TECHNICKÉHO PATRA**

V TAKOVÝCH ROZMĚRECH, ABY BYLO MOŽNÉ JEJ BEZ PROBLÉMU DOSTAT DOVNITŘ TECH. PATRA

## ORIENTAČNÍ PLÁNEK

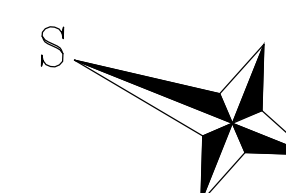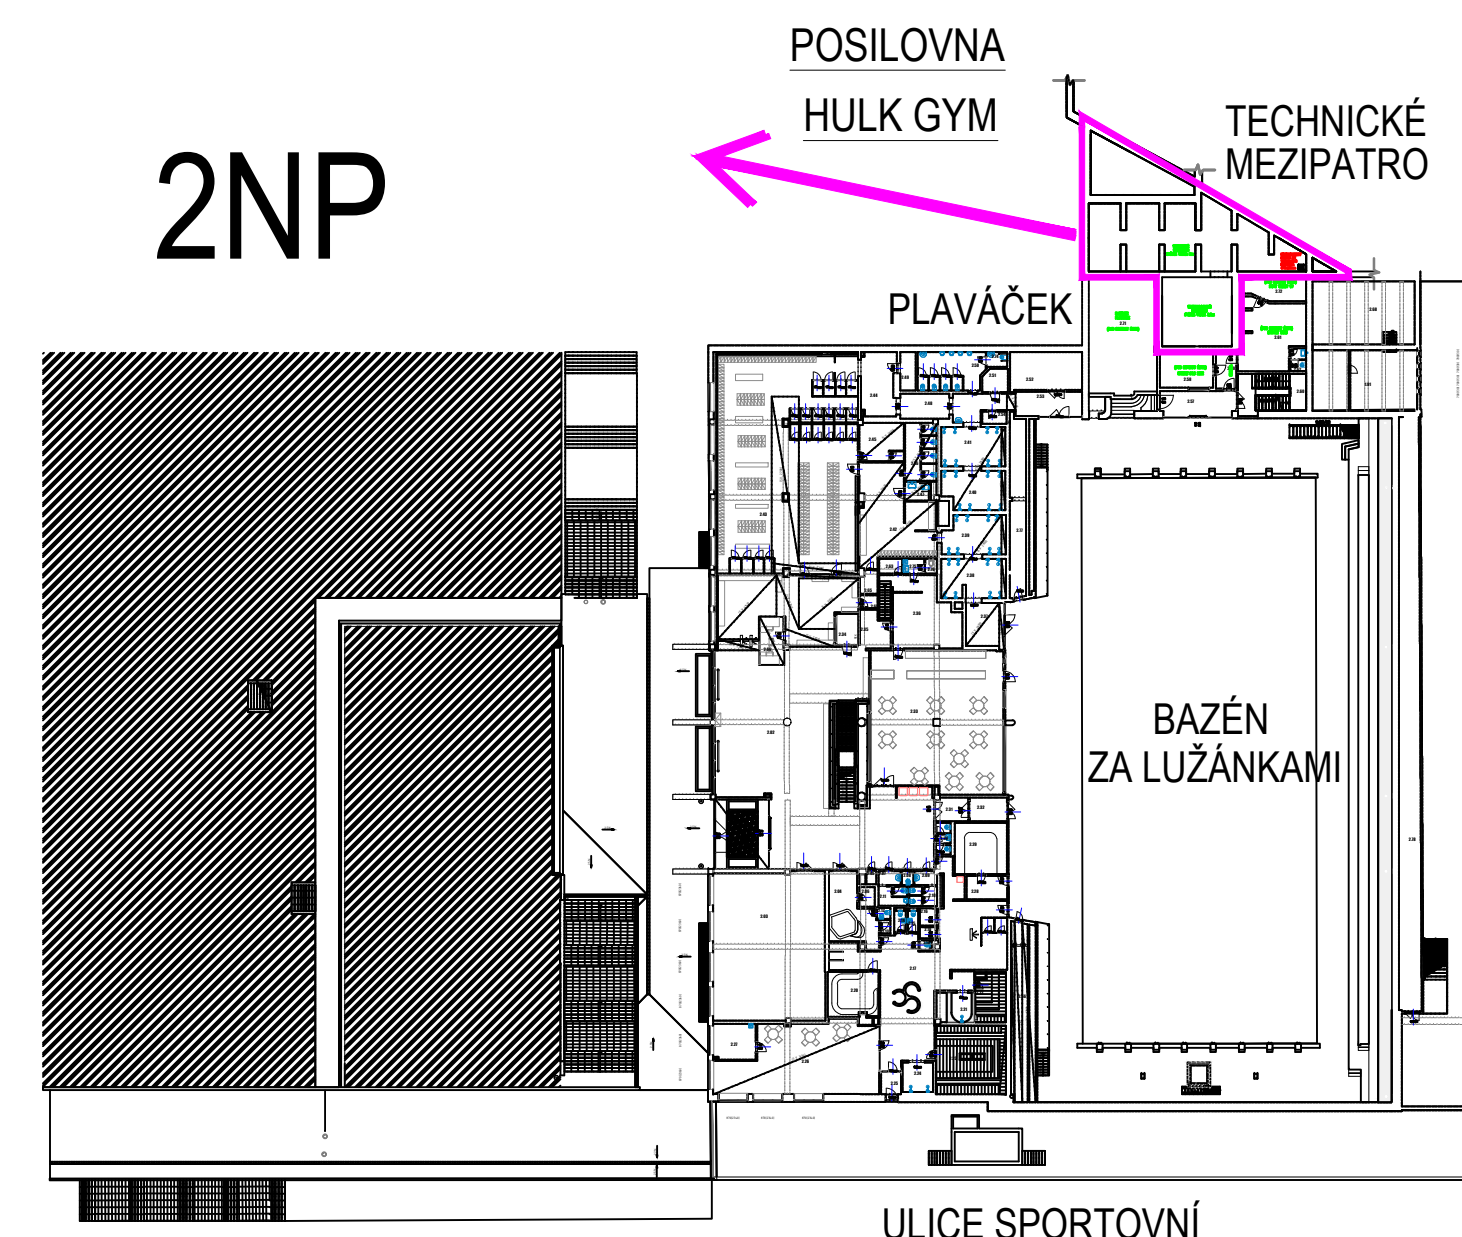

NÁZEV AKCE:		MÍSTO STAVBY:		AUTORIZACE:	
OPRAVA POTRUBÍ POSLOVNÝ BAZEN ZA LUŽANKAM, BRNO		Bazen za Lužankami Sopotní 181 Va, 602 00, Brno-kažetka Pole			
GENERALNÍ PROJEKTANT:  <b>DOLPRO</b> Ing. Lukáš Doležal, Sřídř 37/55, 602 00 Brno - Pevňava, IČO: 10129919.		OBJEDNATEL:  <b>STAREZ</b> STAREZ - SPORT, a.s., KRČ. OVOČKA 11/134, 603 00, BRNO.		PARÉ C.:	
AUTORIZACE: Ing. Lukáš Doležal, Sřídř 37/55, 602 00 Brno - Pevňava, IČO: 10129919.		ING. STANISLAV KABEŠ, ČSČ. Ing. Lukáš Doležal dolpro@gmail.cz		776 314 999	
VYPRACOVAL: KONTAKT:		776 314 999		ZAKÁZKA: 46 STUPEŇ: DPS	
PROFESSE: D.4.1 - ZDRAVOTECHNIKA		FORMÁT: A1 DATUM: 07/2023		MĚŘÍTKO: 1:50 OZNAČENÍ: <b>D.4.1.0</b>	
VYKRES: <b>PŮDORYS 2NP TECHN. PATRO NOVÝ STAV - KANALIZACE</b>					